




Container 1

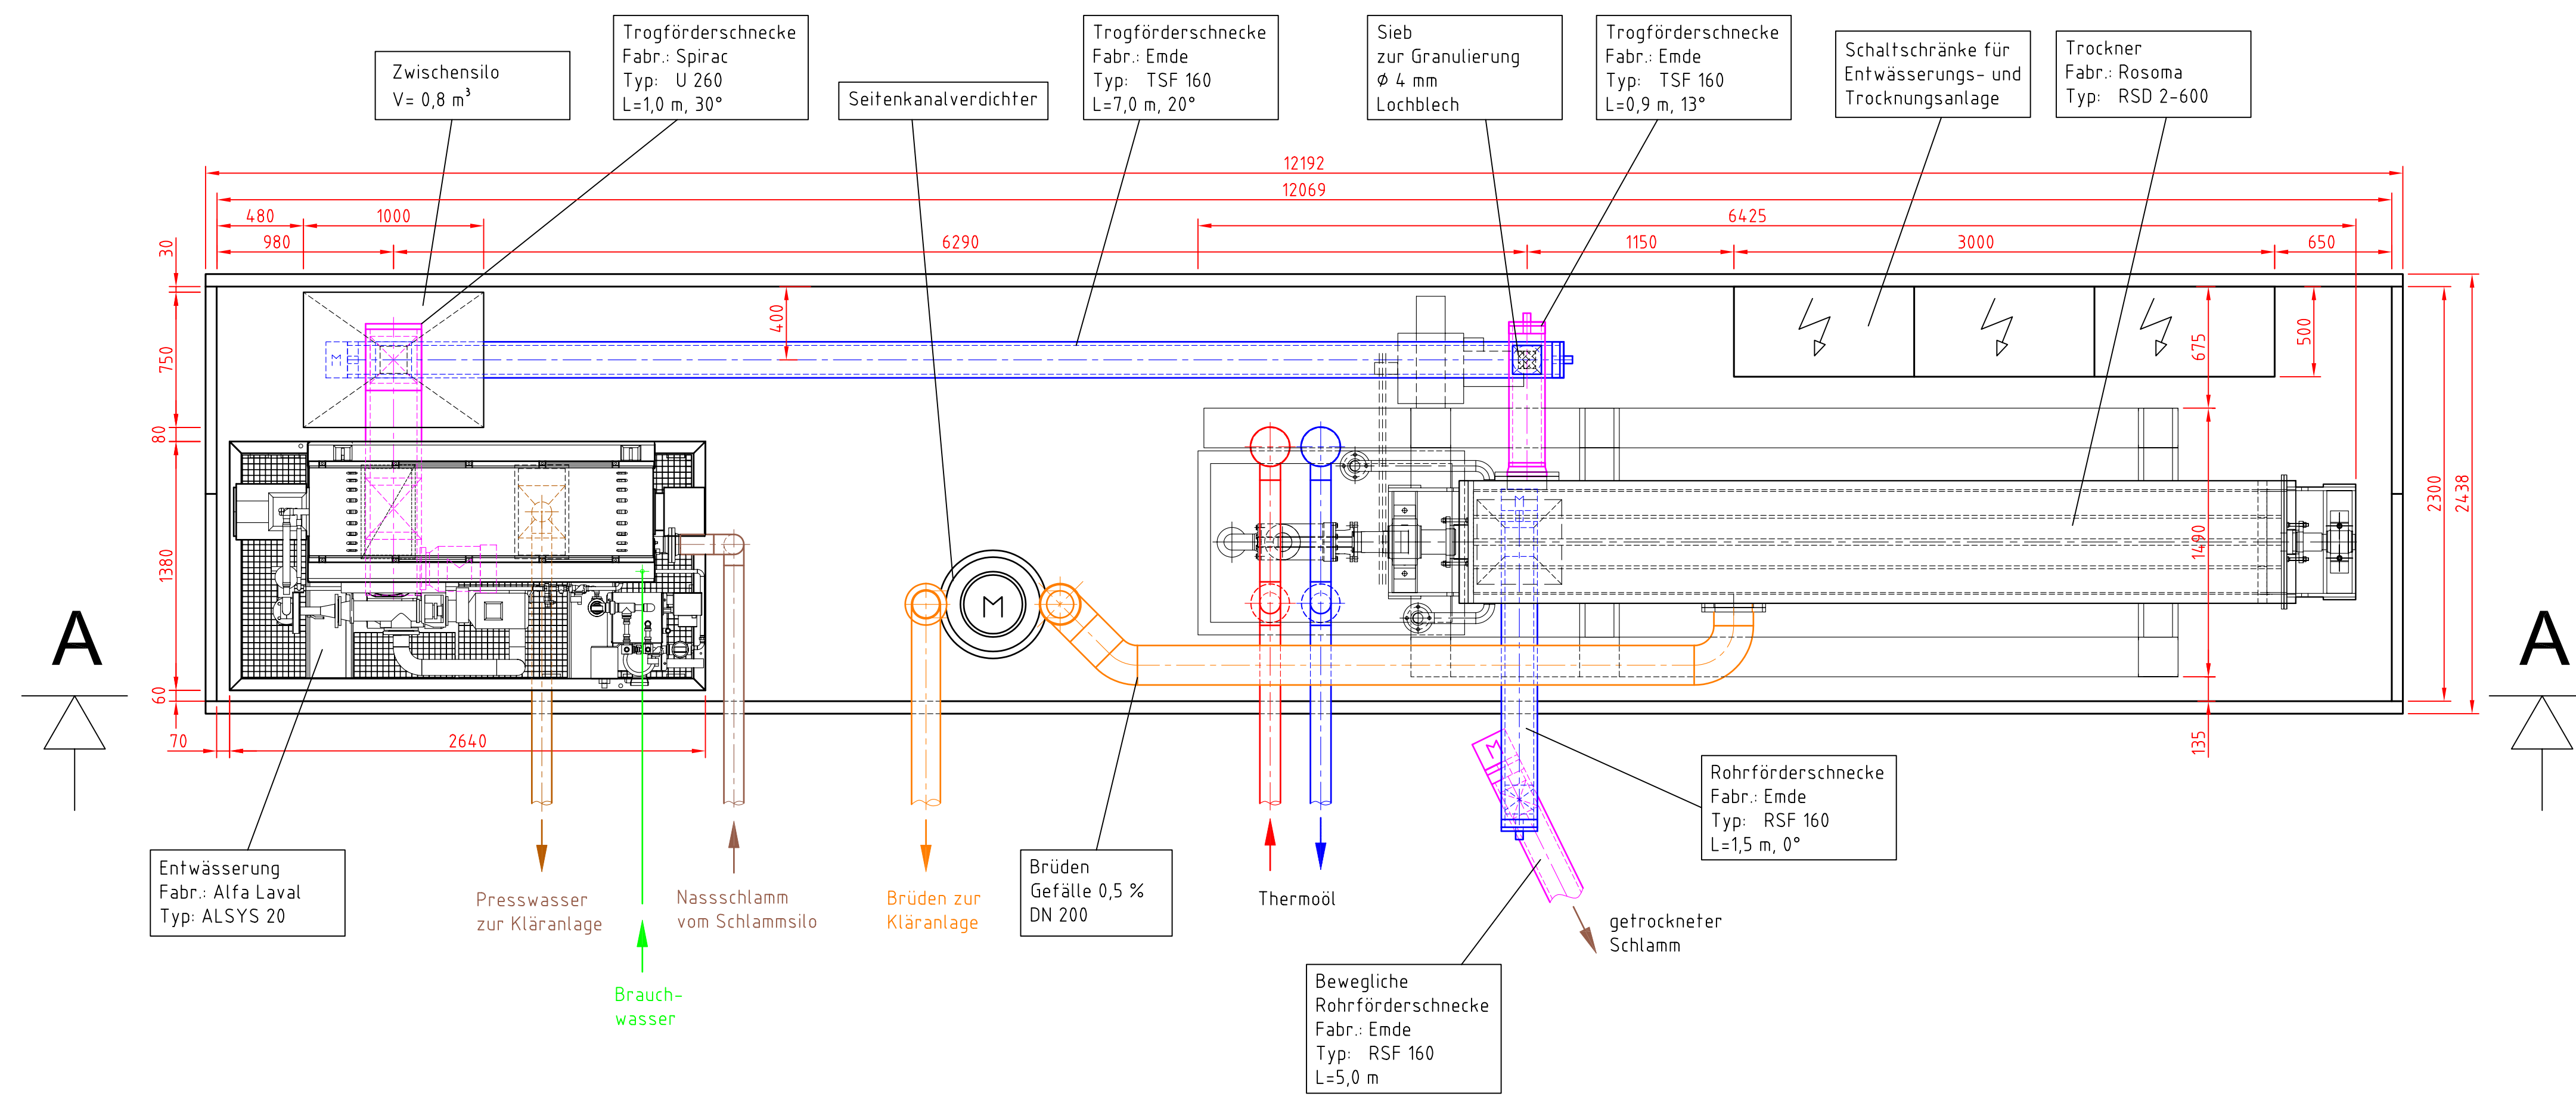


Schnitt A-A

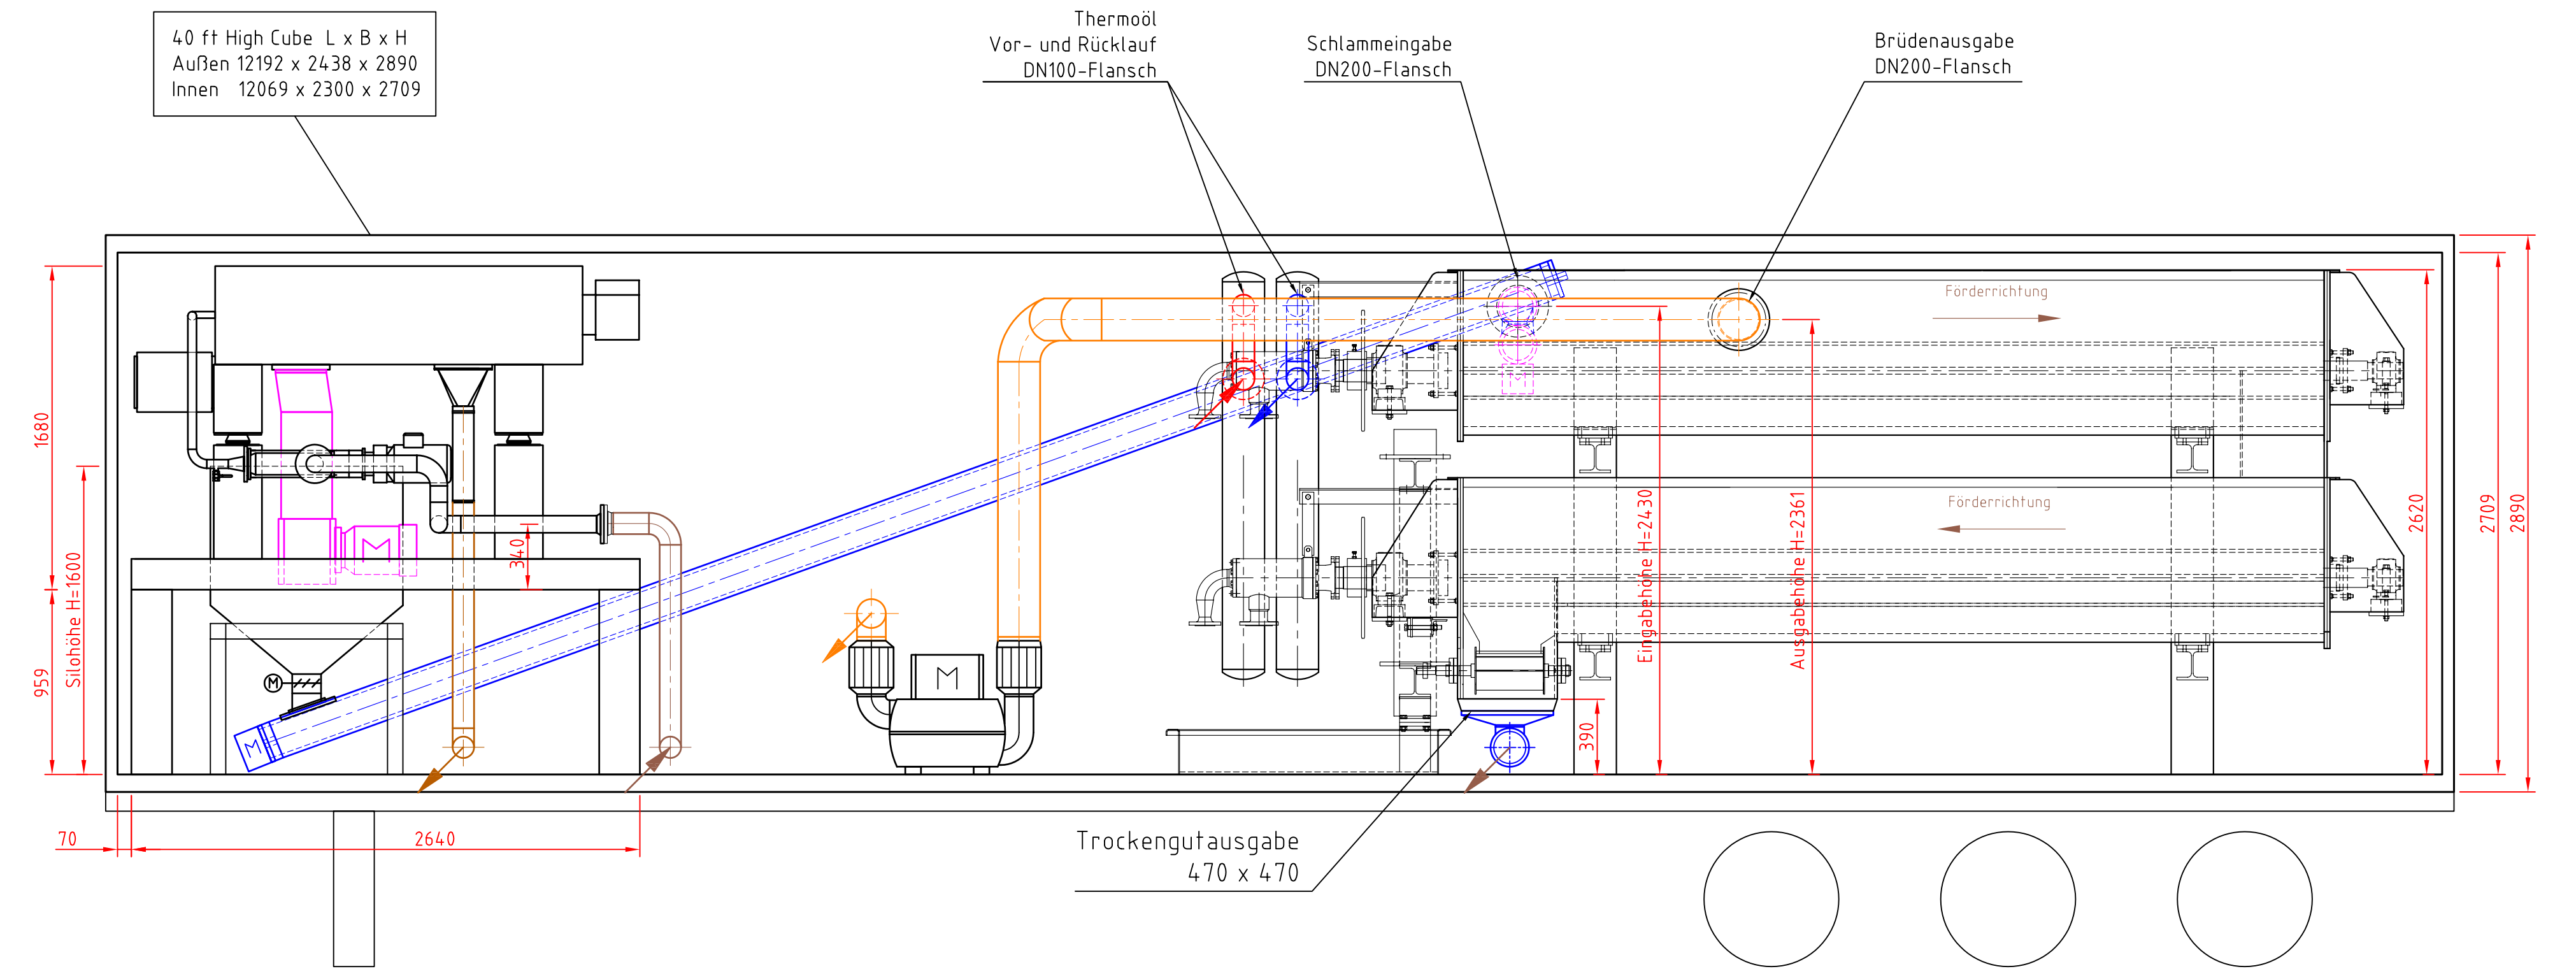

Container 2

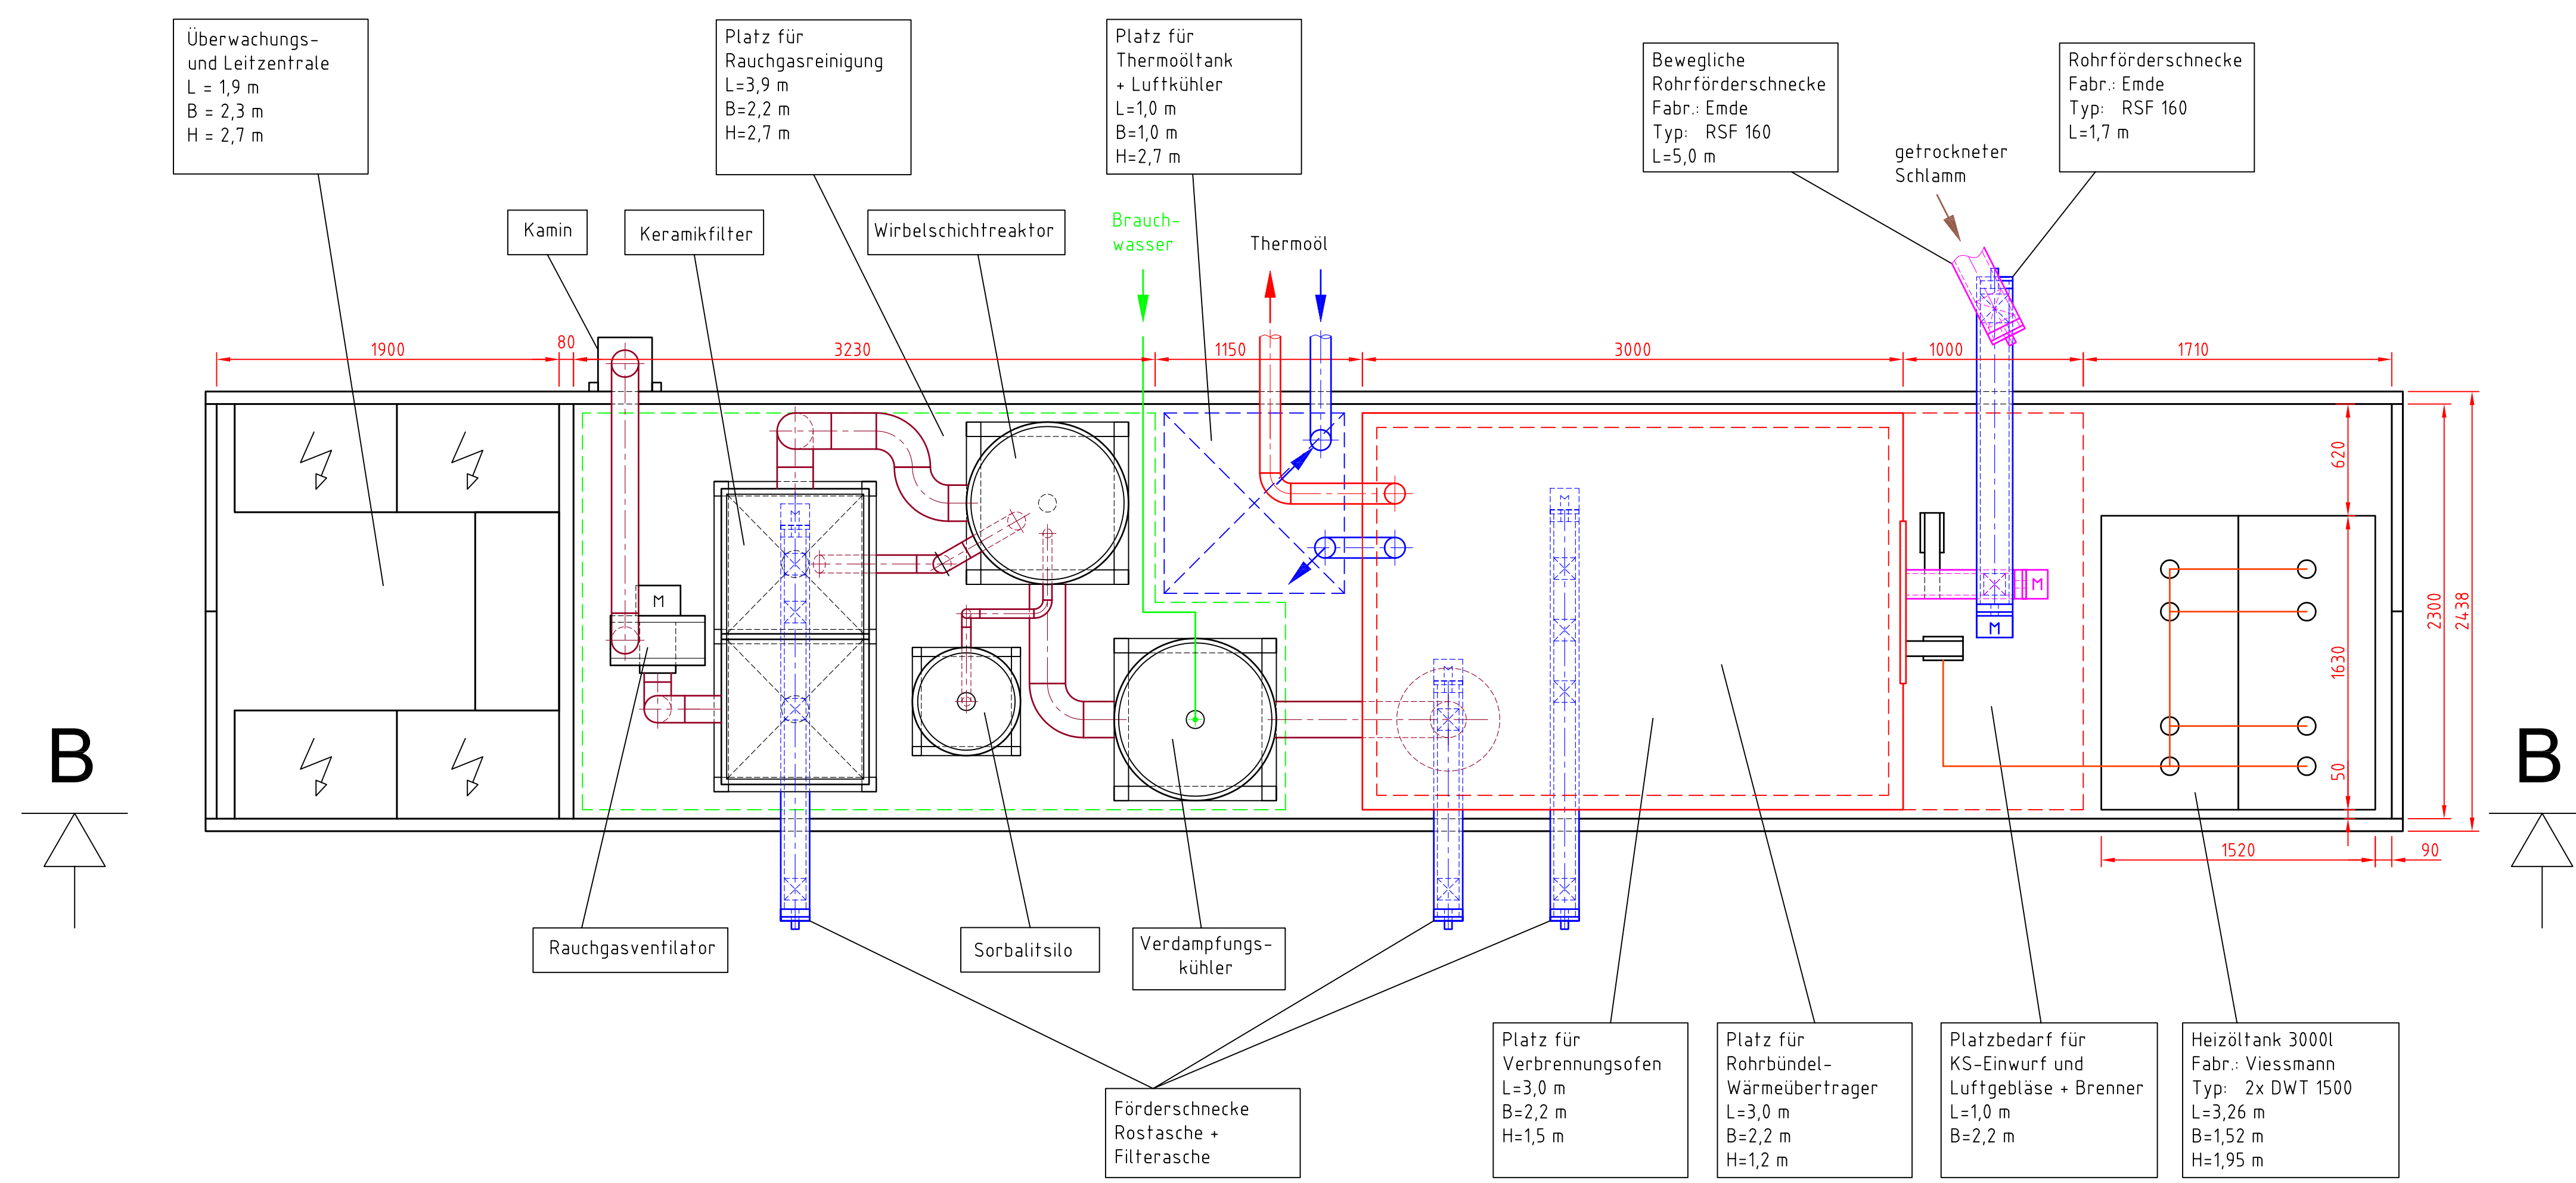

Schnitt B-B

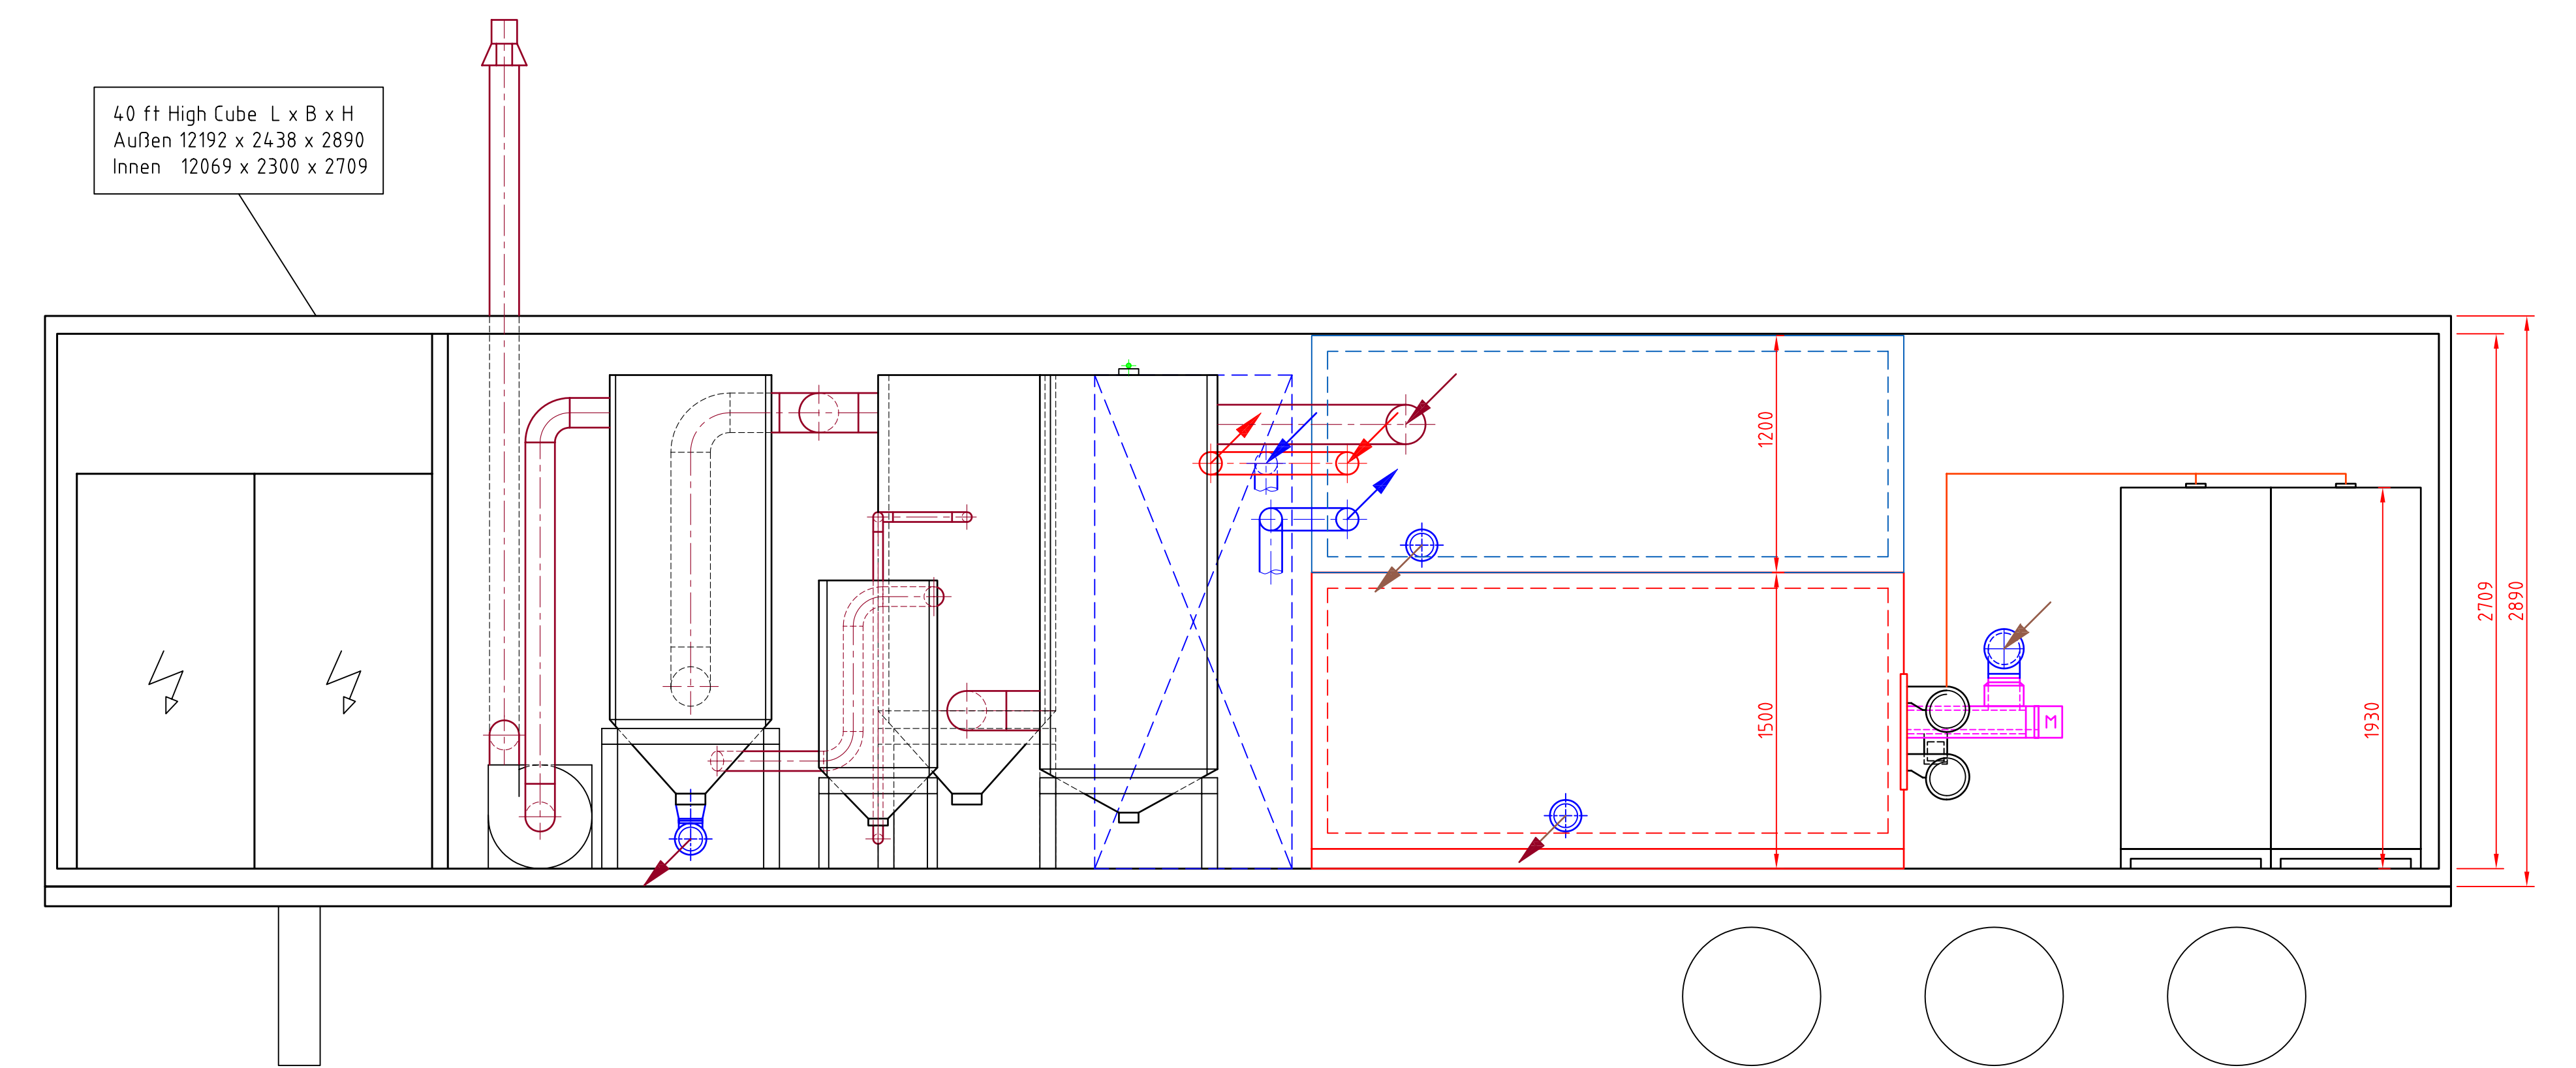

- Legende**
- Abwasser
 - Brauchwasser
 - Brüden
 - Flockungsmittel
 - Heizöl
 - Klärschlamm
 - Rauchgas
 - Thermool Vorlauf
 - Thermool Rücklauf

Genaue Festlegung Geräteanordnung erfolgt nach genauer Bauteilkonfiguration!
 Vervielfältigung nur in Farbe!

Dezentrale Klärschlammverbrennungsanlage		Maßstab 1:25									
<table border="1"> <tr> <th>Datum</th> <th>Name</th> </tr> <tr> <td>Bearb.</td> <td>K. Porstner</td> </tr> <tr> <td>Gepr.</td> <td></td> </tr> <tr> <td>Norm</td> <td></td> </tr> </table>		Datum	Name	Bearb.	K. Porstner	Gepr.		Norm		Grundriss Container 1 und 2	
Datum	Name										
Bearb.	K. Porstner										
Gepr.											
Norm											
<table border="1"> <tr> <th>Zust.</th> <th>Änderung</th> <th>Datum</th> <th>Name</th> </tr> <tr> <td></td> <td></td> <td></td> <td></td> </tr> </table>		Zust.	Änderung	Datum	Name					Anhang 1, Zeichnung 3	
Zust.	Änderung	Datum	Name								